



SILNIČNÍ VPUŠŤ


PŮDORYS

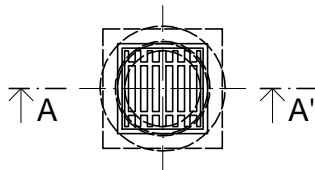

ŘEZ A-A'

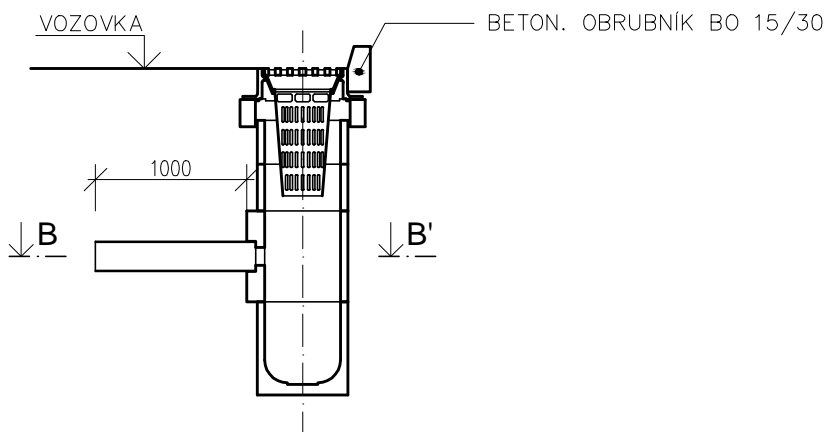

ŘEZ B-B'

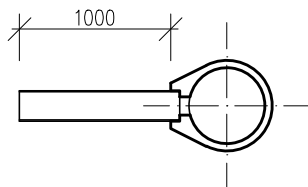

POZNÁMKA

- SILNIČNÍ VPUŠTI VČETNĚ DOPLŇKŮ (TJ. VTOKOVÉ MŘÍŽE, KALOVÉ KOŠE APOD.) A PŘIPOJOVACÍHO KANALIZAČNÍHO POTRUBÍ (DÉLKY 1,0 m) JSOU SOUČÁSTÍ DODÁVKY KOMUNIKACE

VÝŠKOVÝ SYSTÉM: Bp_v, SOUŘADNICOVÝ SYSTÉM: S–JTSK

Tato dokumentace včetně všech příloh (s výjimkou dat poskytnutých objednatelem) je duševním vlastnictvím Ing. Jiřího Hrabovského. Oprávnění pro použití této dokumentace náleží pouze objednateli a to v rozsahu vyplívajícím z uzavřeného smluvního vztahu. Jiné osoby (jak fyzické, tak právnické) nejsou bez předchozího písemného souhlasu zpracovatele projektové dokumentace oprávněny tuto dokumentaci ani její část jakkoli využívat, ani jiným způsobem rozmnožovat, nebo zpřístupnit dalším osobám nebo subjektům.

KRESLIL:	PROJEKTANT:	ZODP. PROJEKTANT:	HRABOVSKÝ s.r.o. Náměstí 75/15 757 01 Valašské Meziříčí IČO: 02213761
Ing. Lenka Bobková	Ing. Josef Koňářík	Ing. Jiří Hrabovský	
OBJEDNATEL: Město Zubří, U Domoviny 234, 756 54 Zubří, IČO: 00304492			ČÍSLO PARE:
INVESTOR: Město Zubří, U Domoviny 234, 756 54 Zubří, IČO: 00304492			
NÁZEV AKCE: <div>Stavba místní komunikace v lokalitě Nad Fojstvím II, Zubří</div>			
STUPEŇ PD: DSP	MÍSTO STAVBY: Zubří	KRAJ: Zlínský	FORMÁT: A4
OBJEKT: SO 101 Komunikace		DATUM: 06/2016	Č. ZAK.: Z 22 051 6
NÁZEV VÝKRESU: Vzorový příčný řez A-doplnění č.2		MĚŘÍTKO: 1:50	Č. VÝKRESU: C.1.2.03-D2